


長崎県「海の駅」新築工事 限興業(有)	図名 配置図	縮尺 1/100	図番 K-001
------------------------	-----------	-------------	-------------

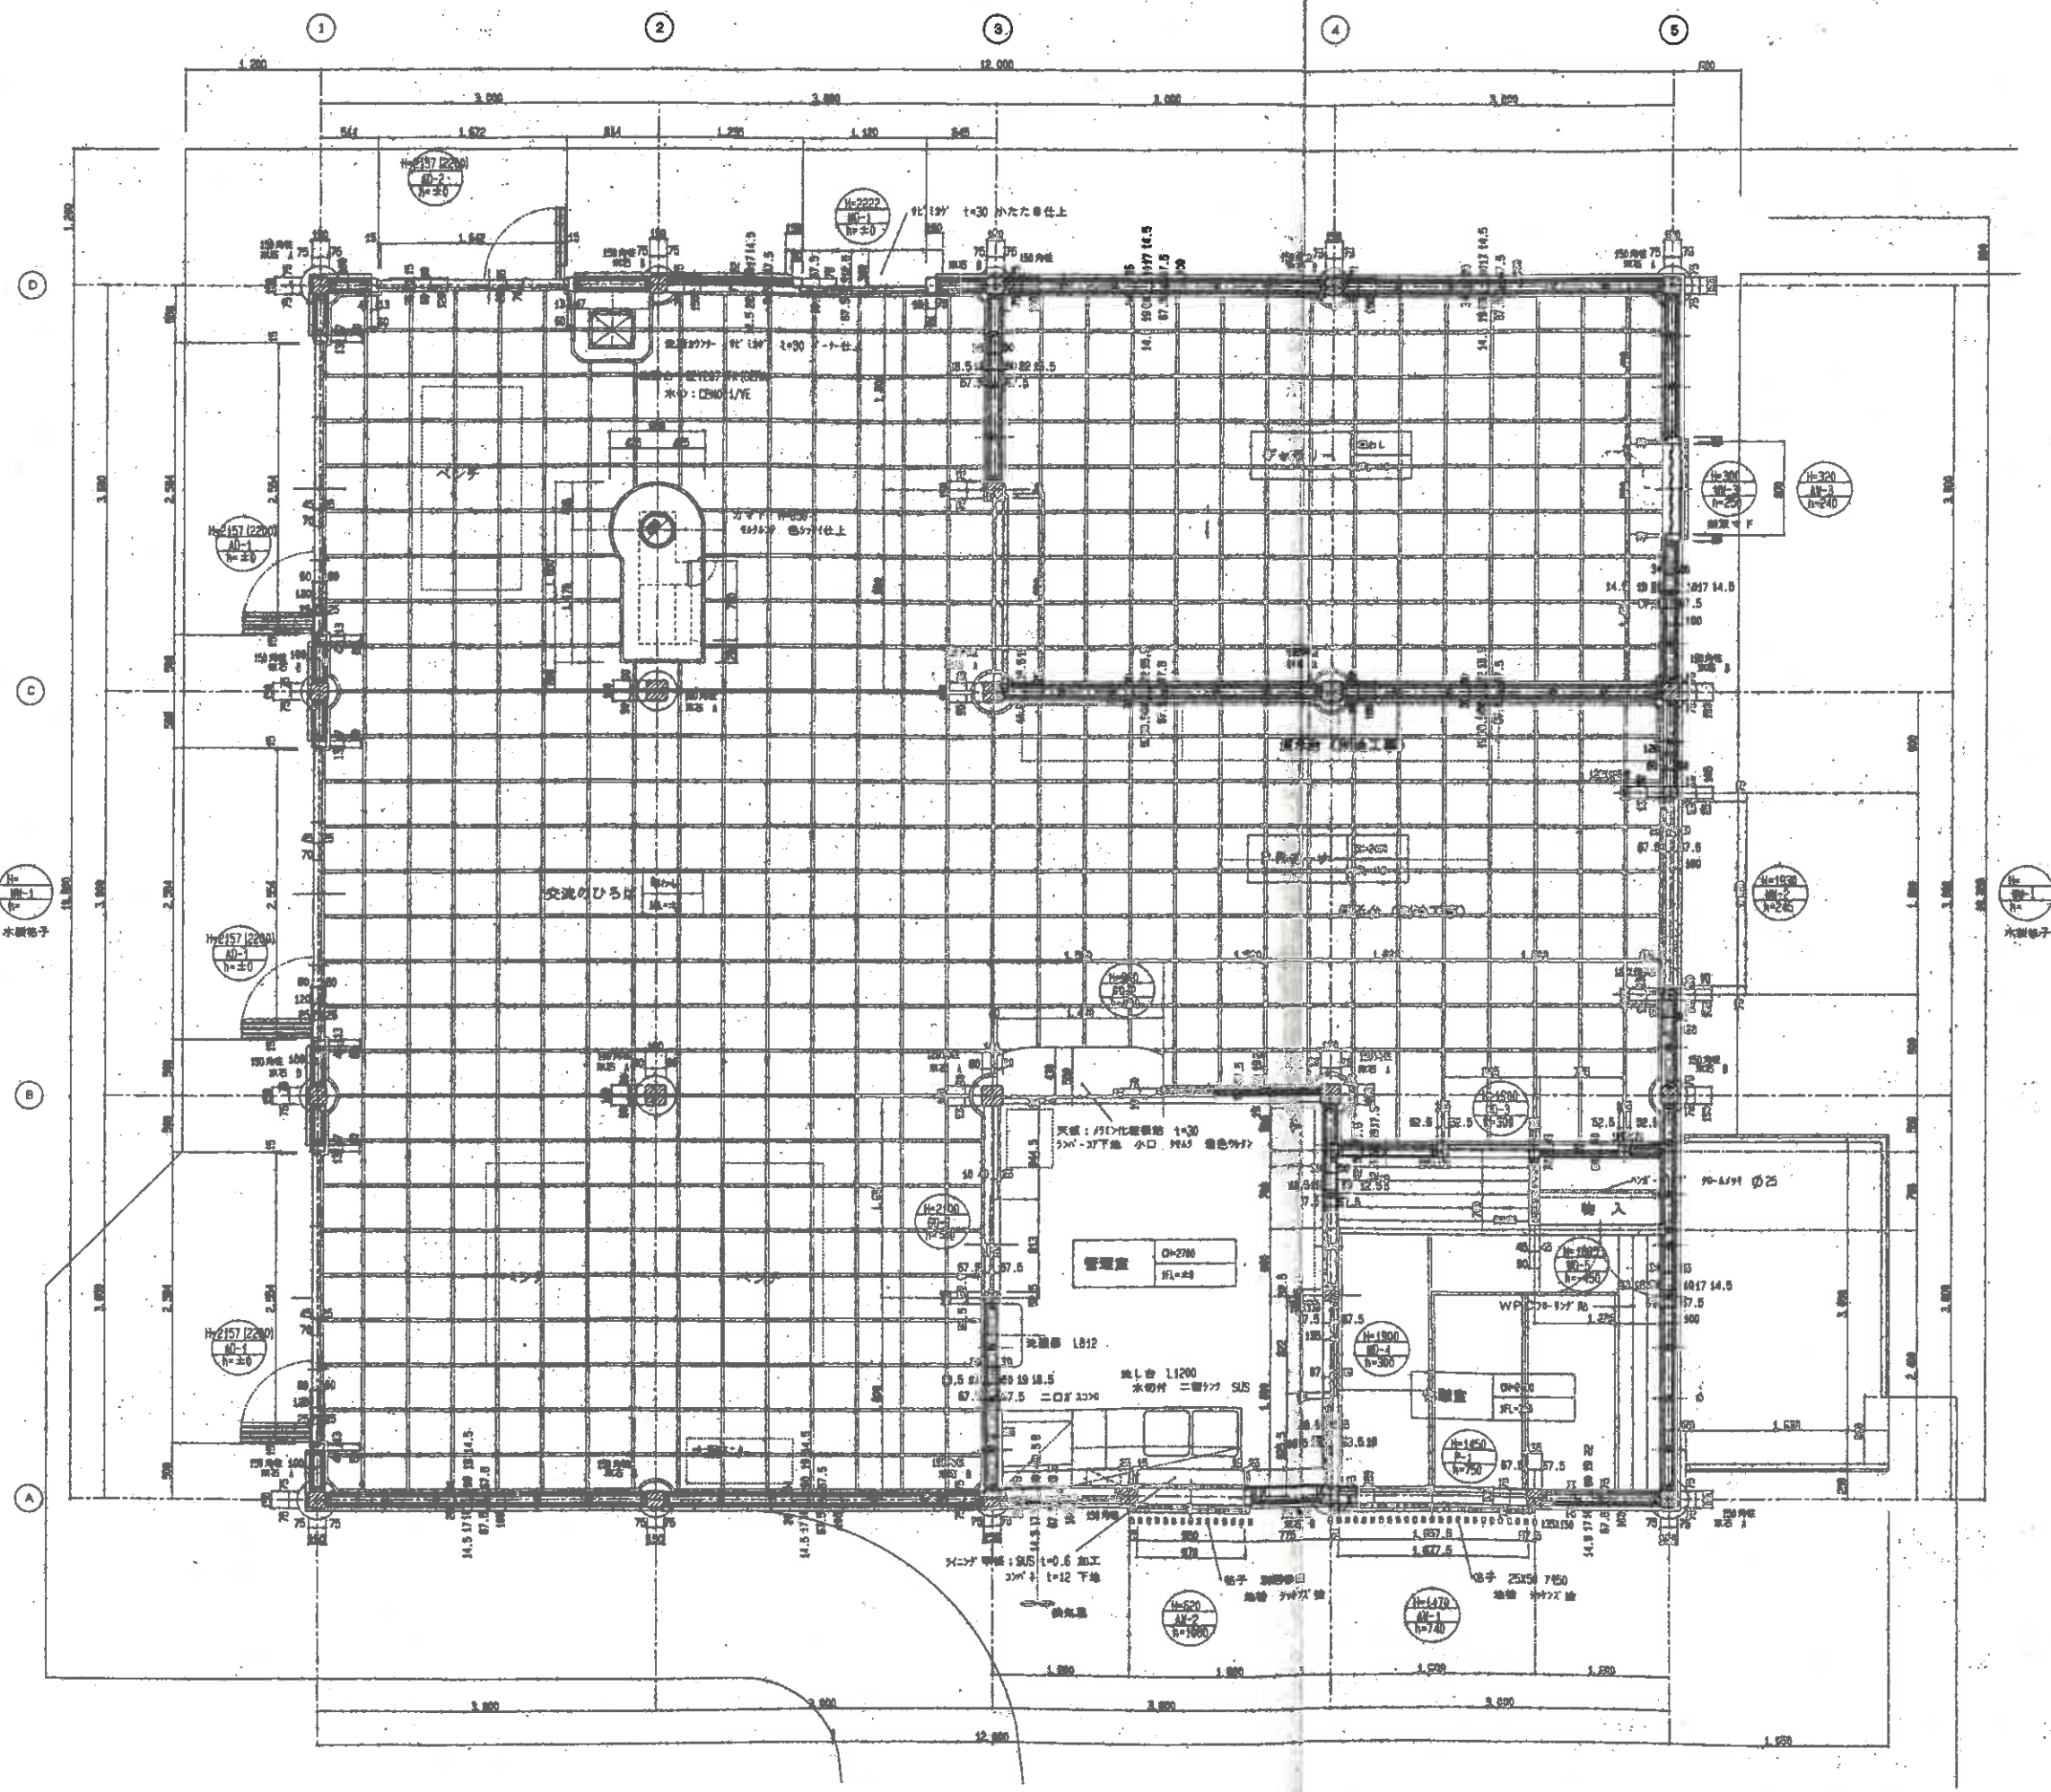


交換のひろば・PRコーナー		天井高	階
床	コンクリート床	300角	階高
水	鉄筋コンクリート床		
壁	水下層 階高2.5	ガラス	
天井	鉄筋コンクリート		
階			

ギャラリー		天井高	階
床	コンクリート床	300角	階高
水	鉄筋コンクリート床		
壁	水下層 階高2.5	ビニールクロス	
天井	鉄筋コンクリート		
階			

管理室		天井高	階
床	コンクリート床	鉄筋コンクリート	階高
水	鉄筋コンクリート床		
壁	水下層 階高2.5	ビニールクロス	
天井	鉄筋コンクリート		
階			

休憩室		天井高	階
床	コンクリート床	鉄筋コンクリート	階高
水	鉄筋コンクリート床		
壁	水下層 階高2.5	ビニールクロス	
天井	鉄筋コンクリート		
階			

- 凡例
- 100 100 100
 - 150 150 150
 - 200 200 200

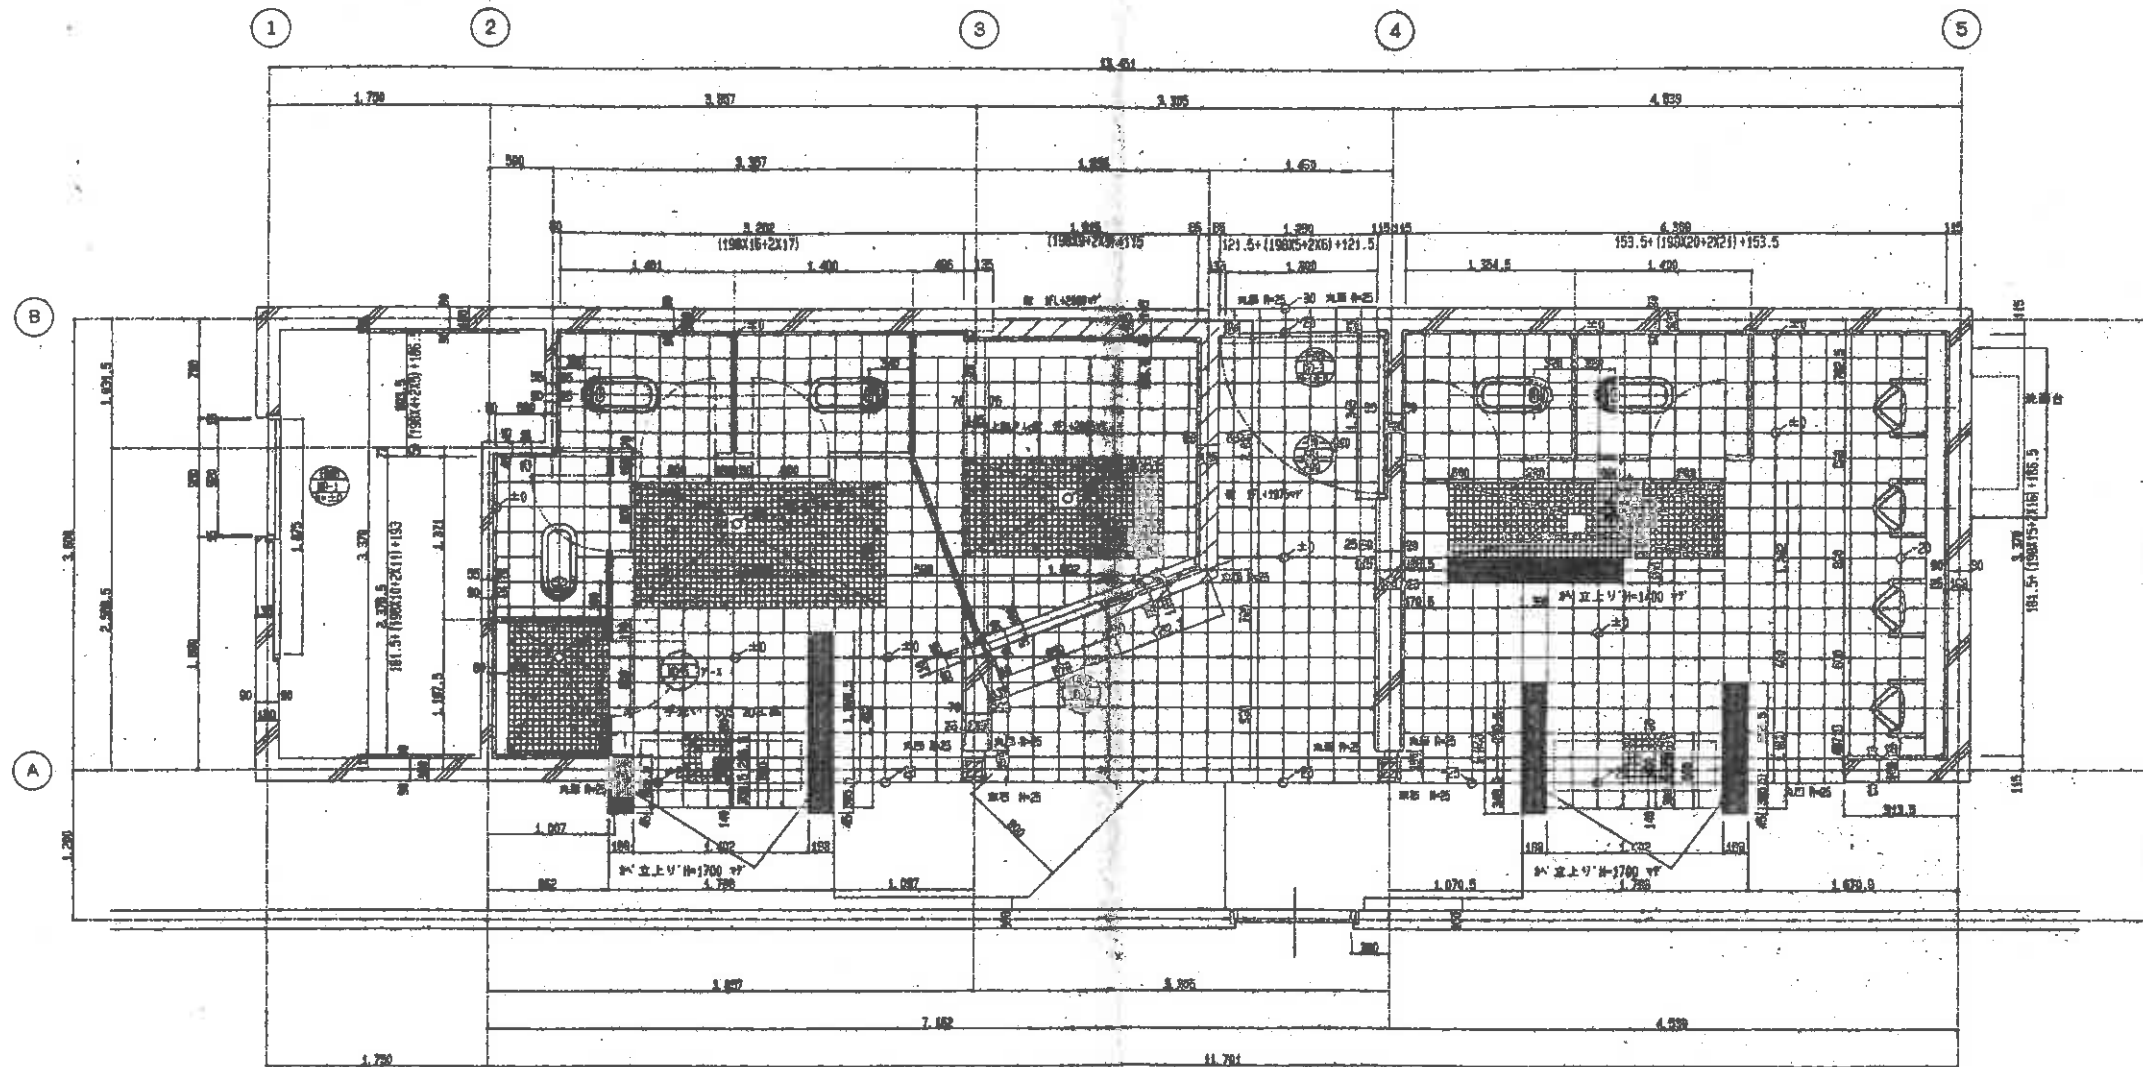


基礎伏図

LWC, GWC, ゆったりトイレ		材料名	数量
品名	仕様	単位	数量
床	コンクリート固床工	鉄筋・防汚タイル 200角	
床	鉄筋・防汚タイル 200角		
壁		鉄筋・防汚タイル 200角	
天井	砂小埋埋 [7]		
備考			

倉庫		材料名	数量
品名	仕様	単位	数量
床	コンクリート固床工	モルタル塗コテ 目地物上	
壁			
天井	RC打ち 000		
天井	砂小埋埋 [7]		
備考			


凡 例

- ガス ———— 〇 ————
- 給 水 ———— 〇 ————
- 汚 水 ———— 〇 ————
- 雨 水 ———— 〇 ————

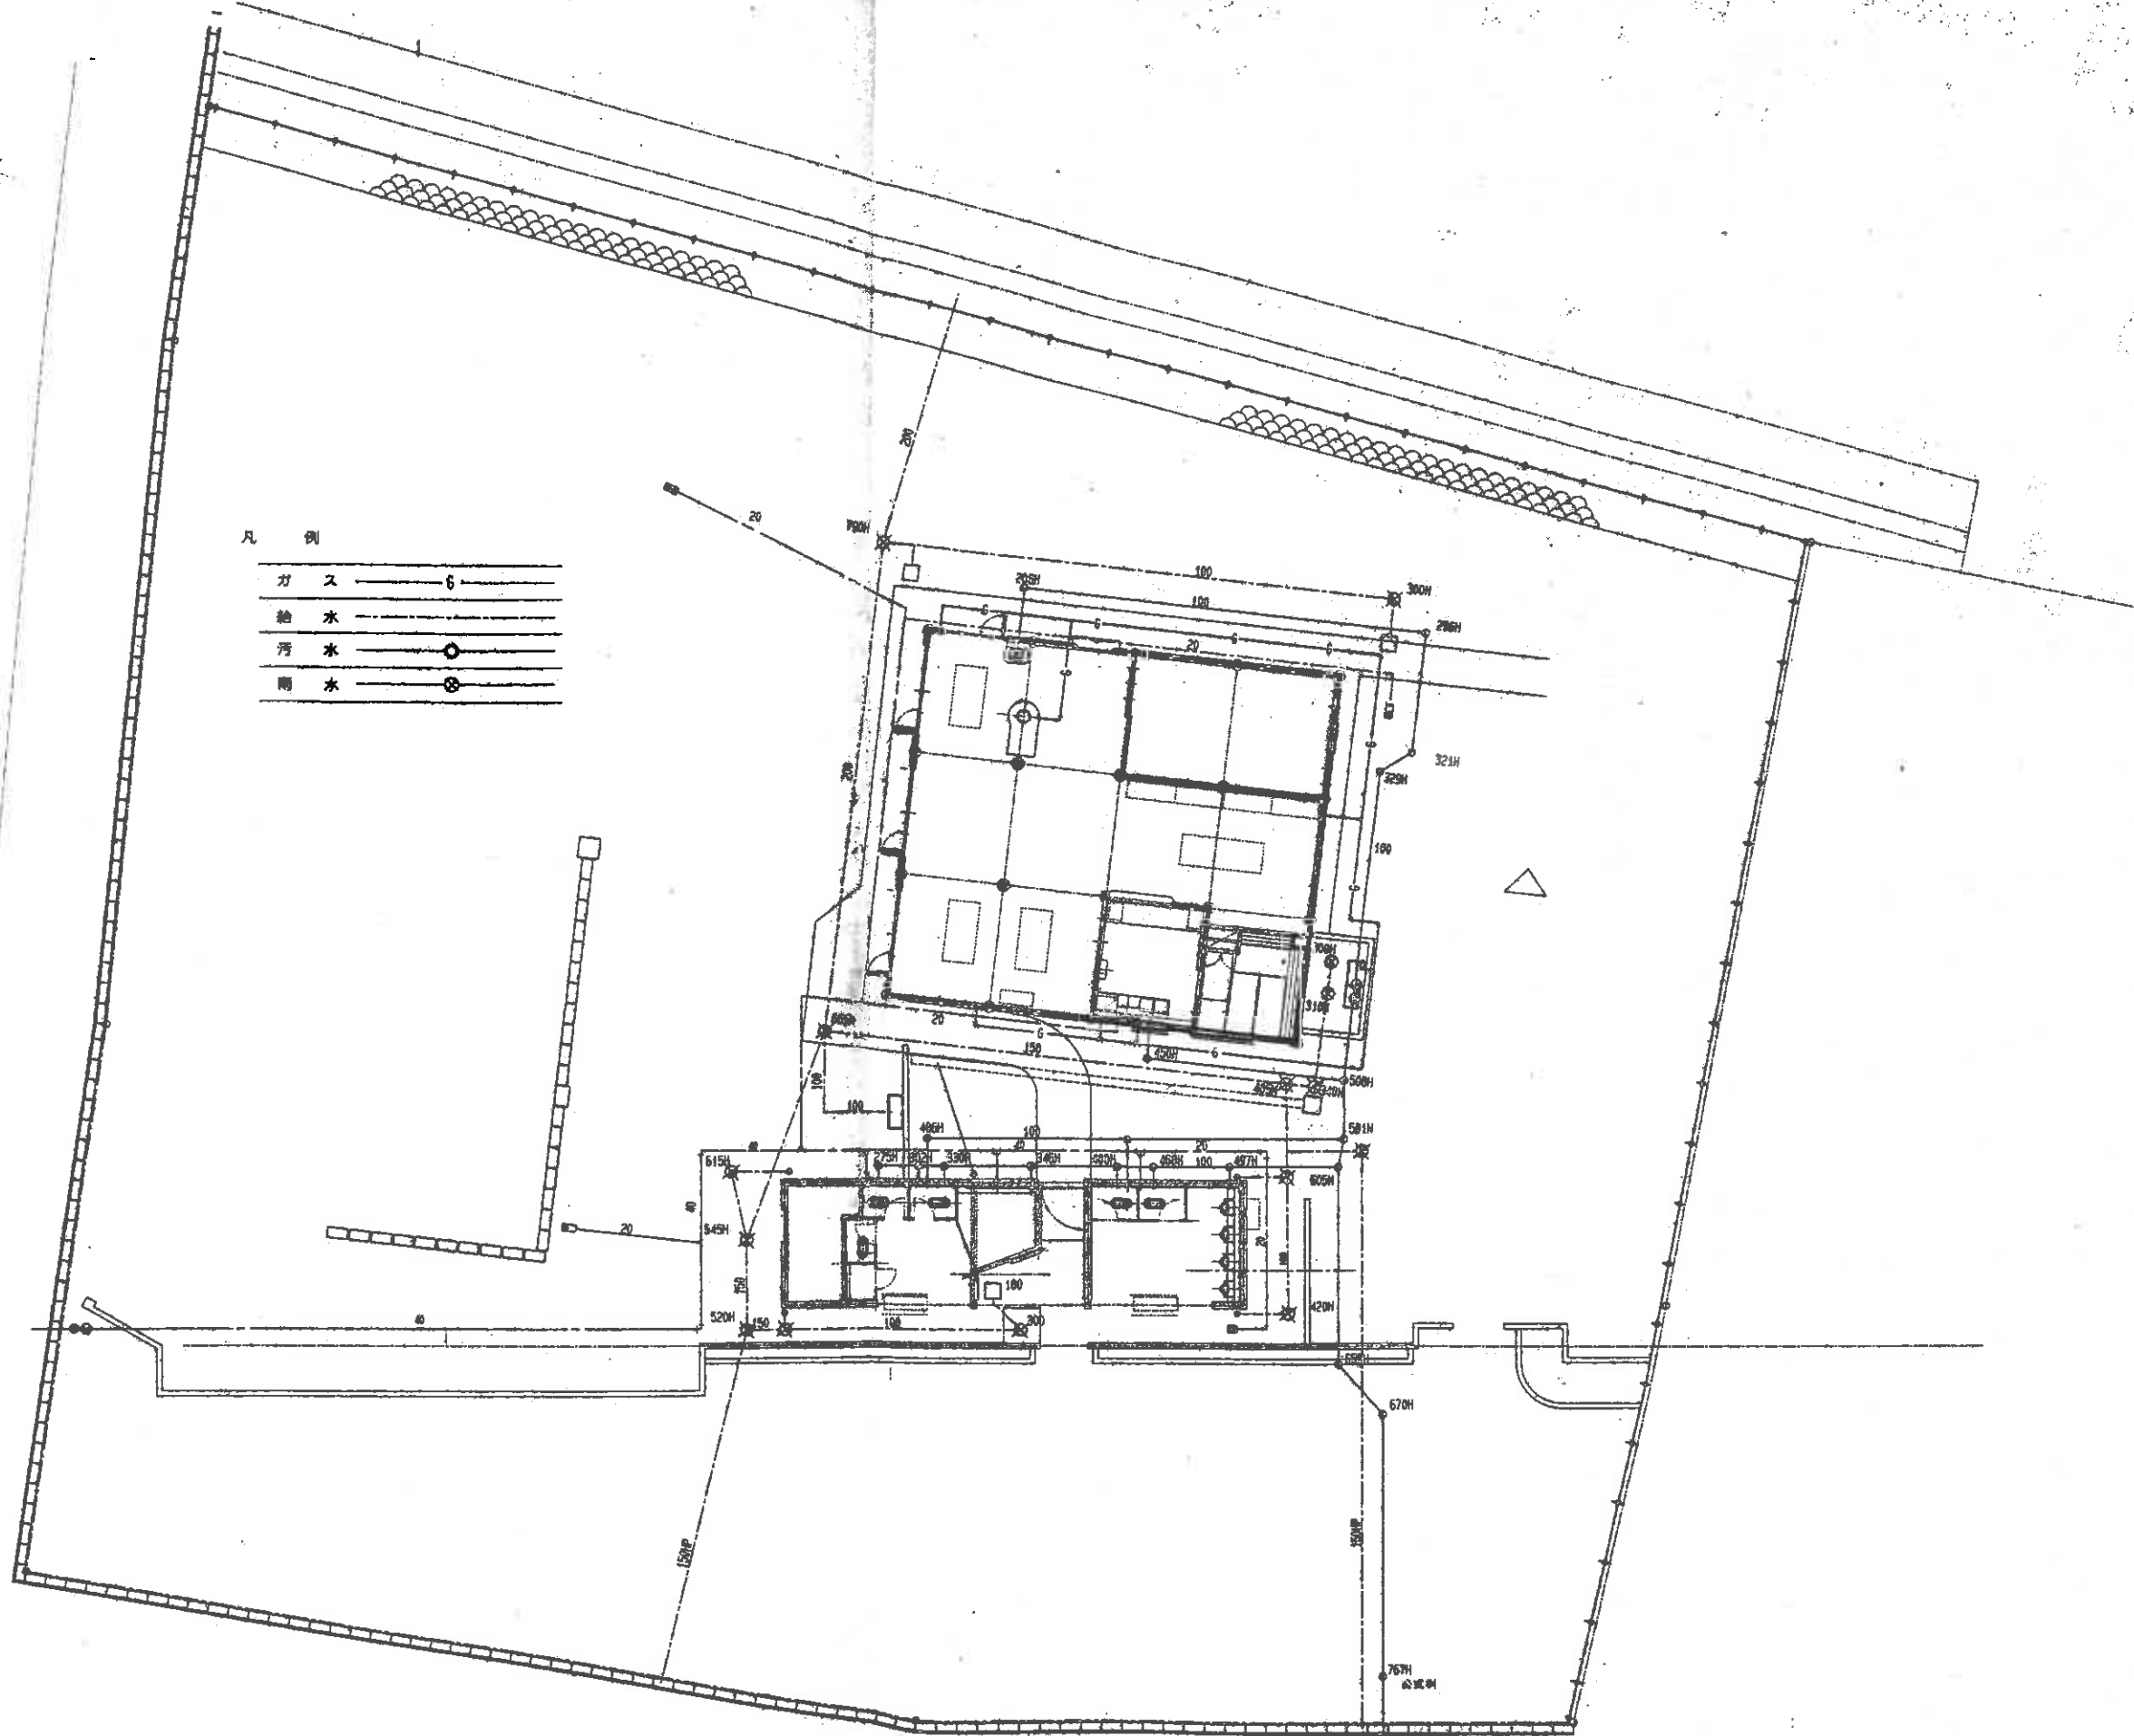


特記事項	月日	項目	月日	項目	工事名称	図名	縮尺	図番
	10.11	作業ヤードの設置						
					監 査 者 (有)			00. 9. 14


K-001

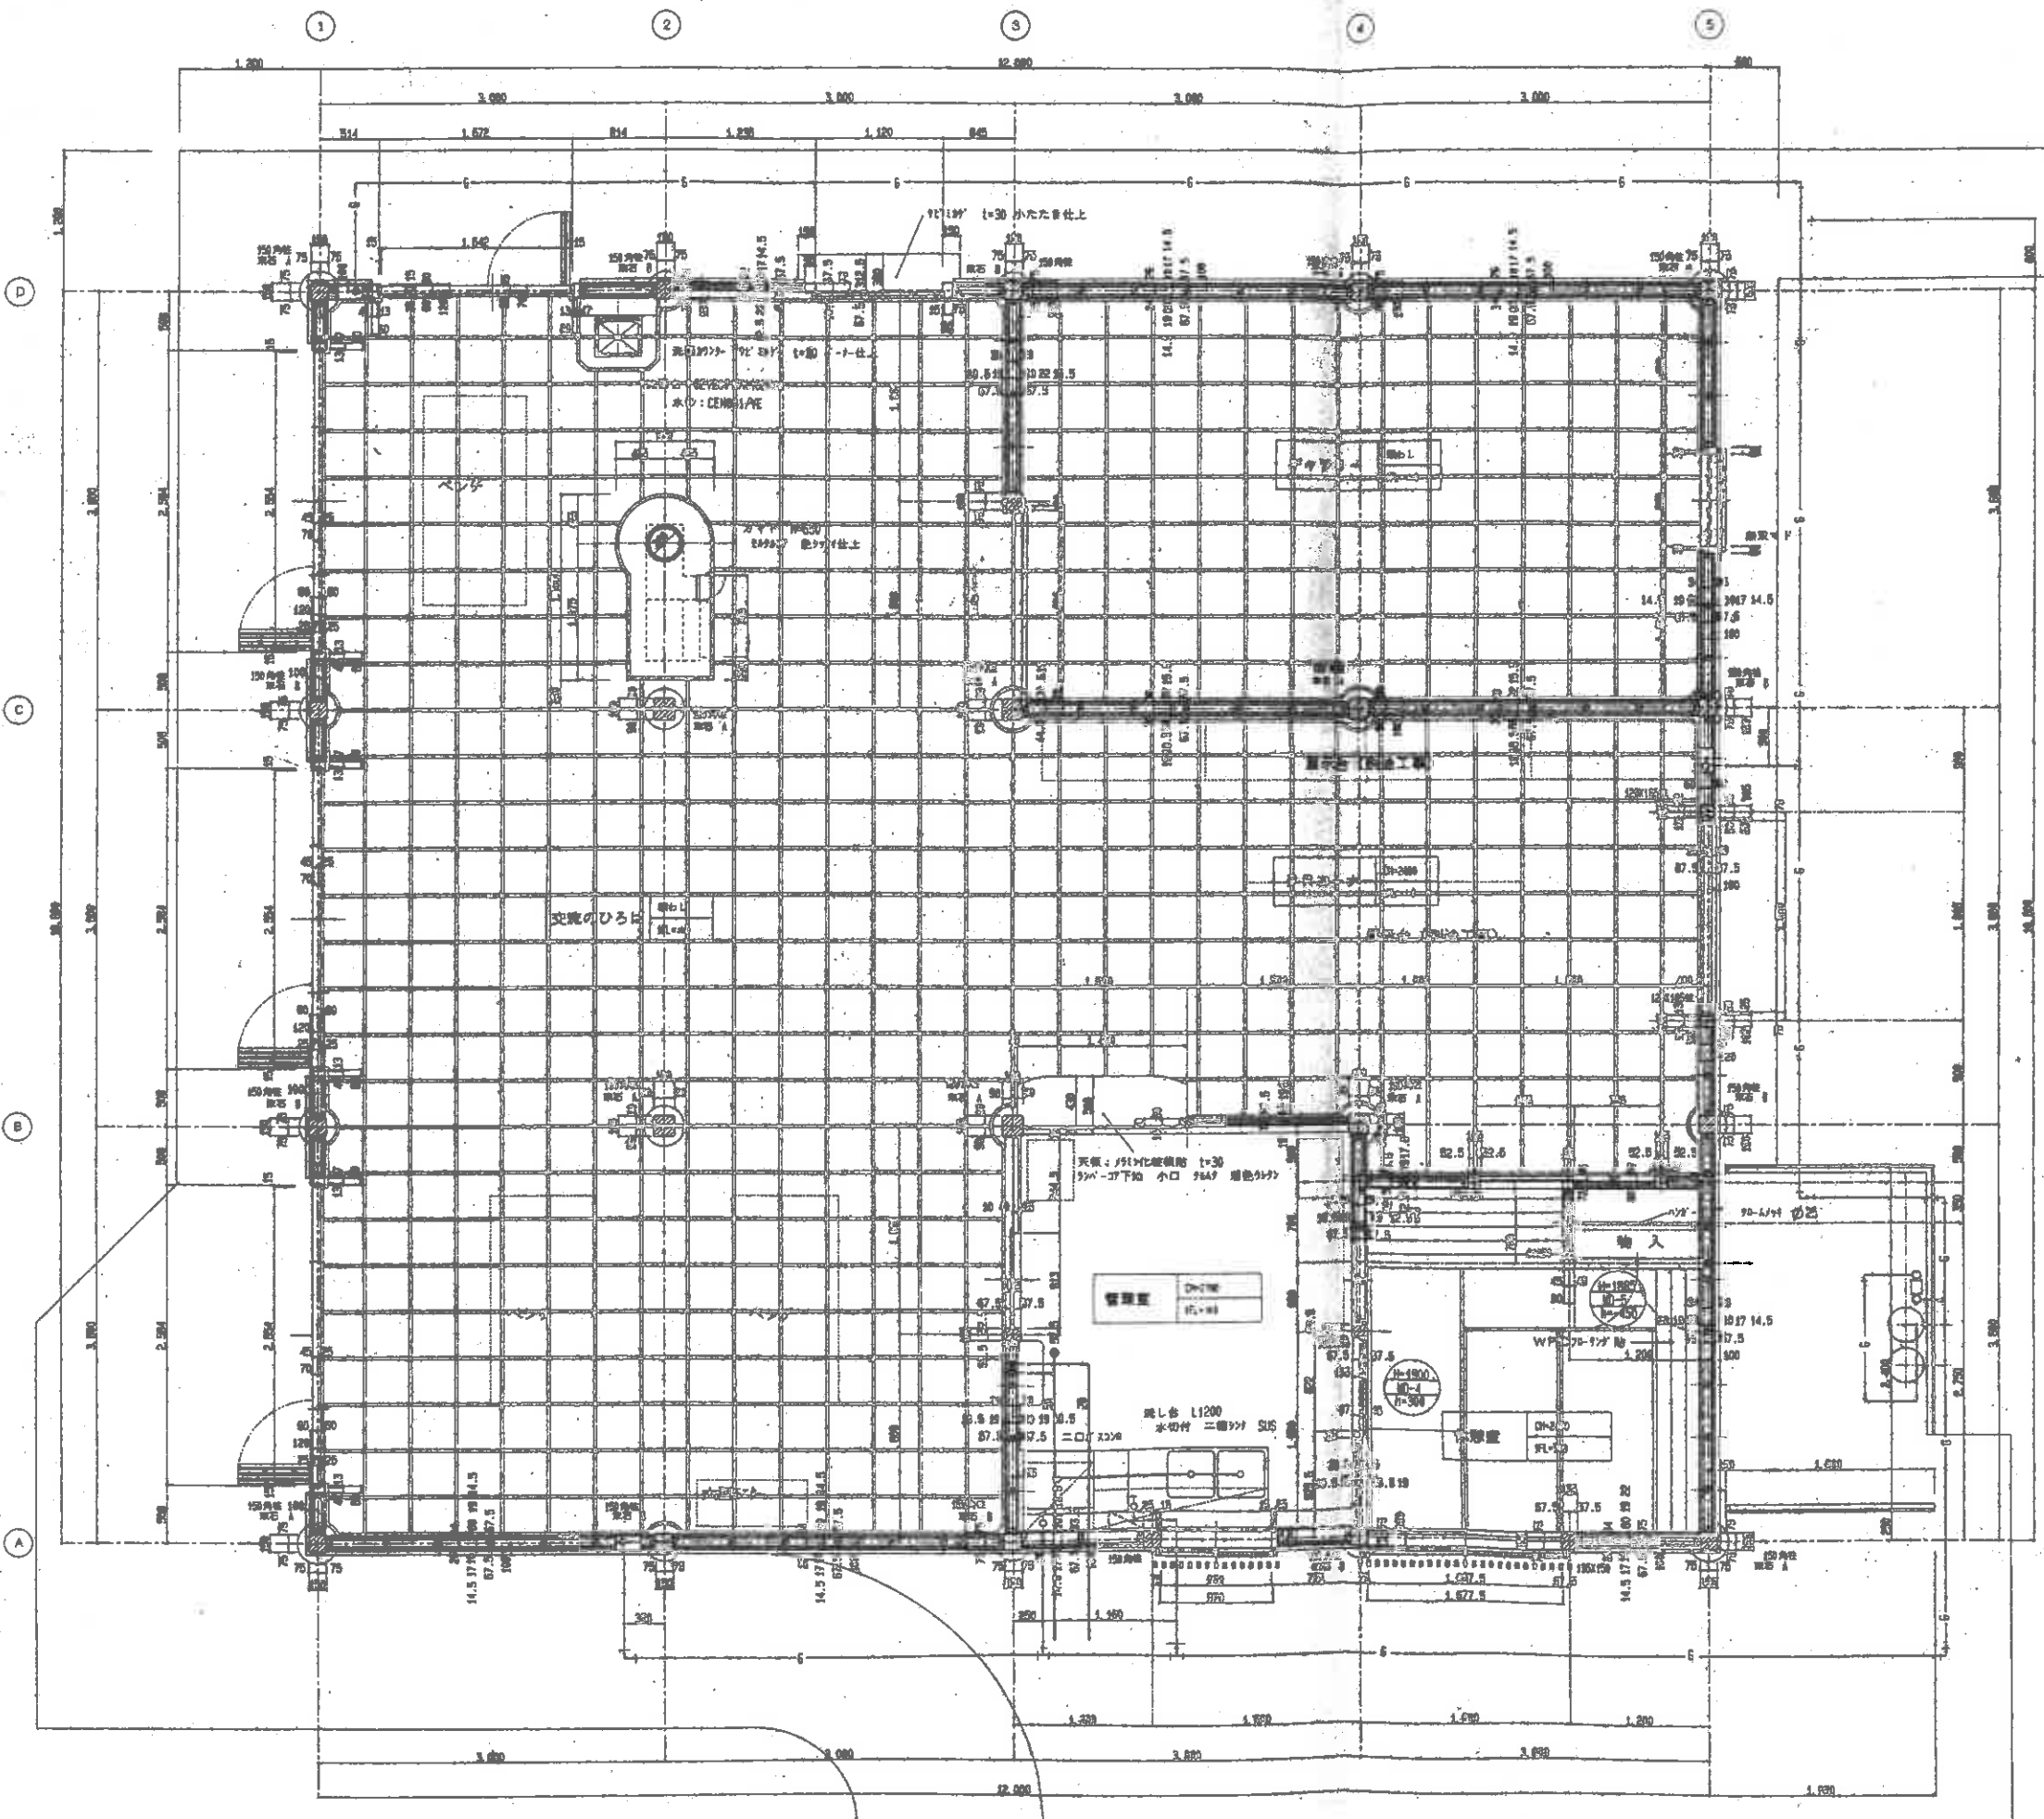

床面積	1590	新築成建地・止水域・水石舗入札 T12648・付属品一式
床し厚み	300-513	新築成建地
付属品	付-526	元止式工事・新築成建地・付属品一式
新築成建地	T-6	新築成建地
手続書	CEV207/71	水石舗入札 T12648・付属品一式

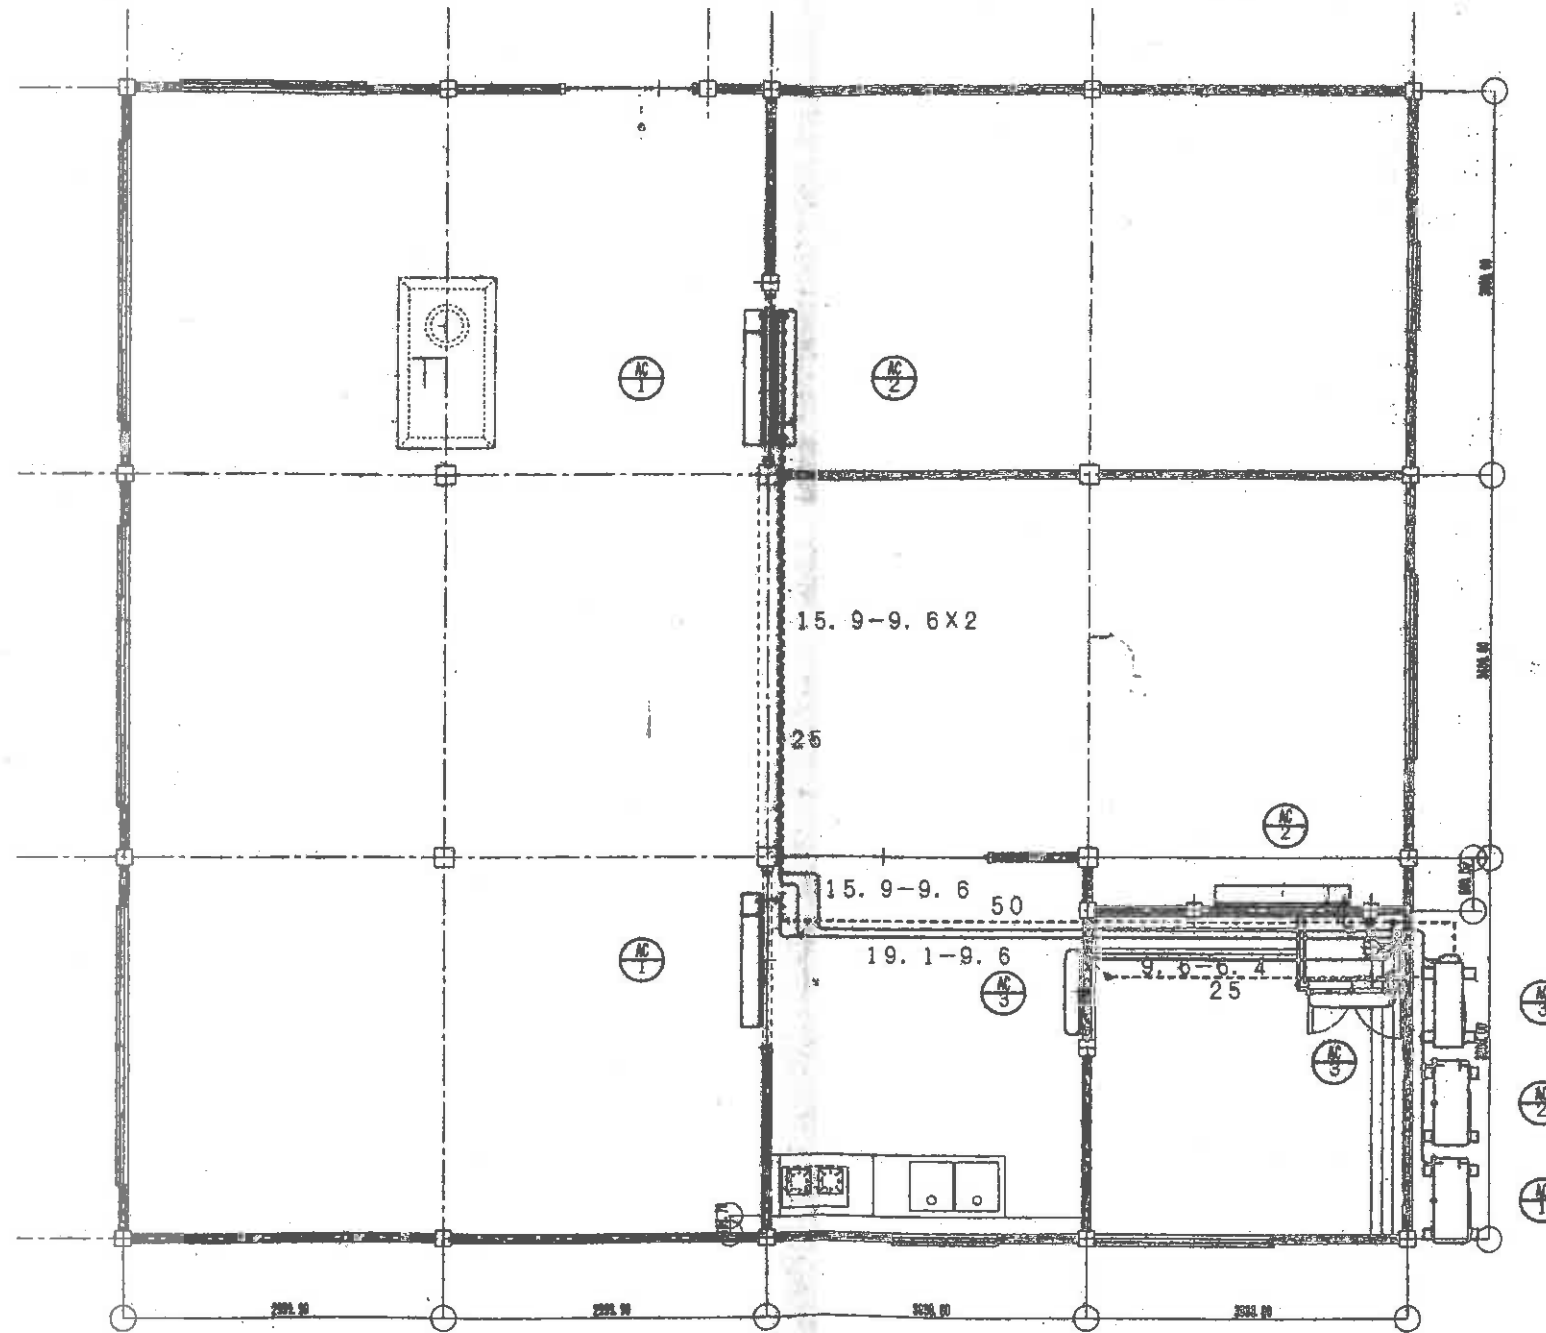

設計番号	図面番号	工事名	山田電気工事株式会社	担当	設計	製図	図名	縮尺	設計年月日	改正
	-	長島町「道の駅」新築工事					竣工図	S=1/30		

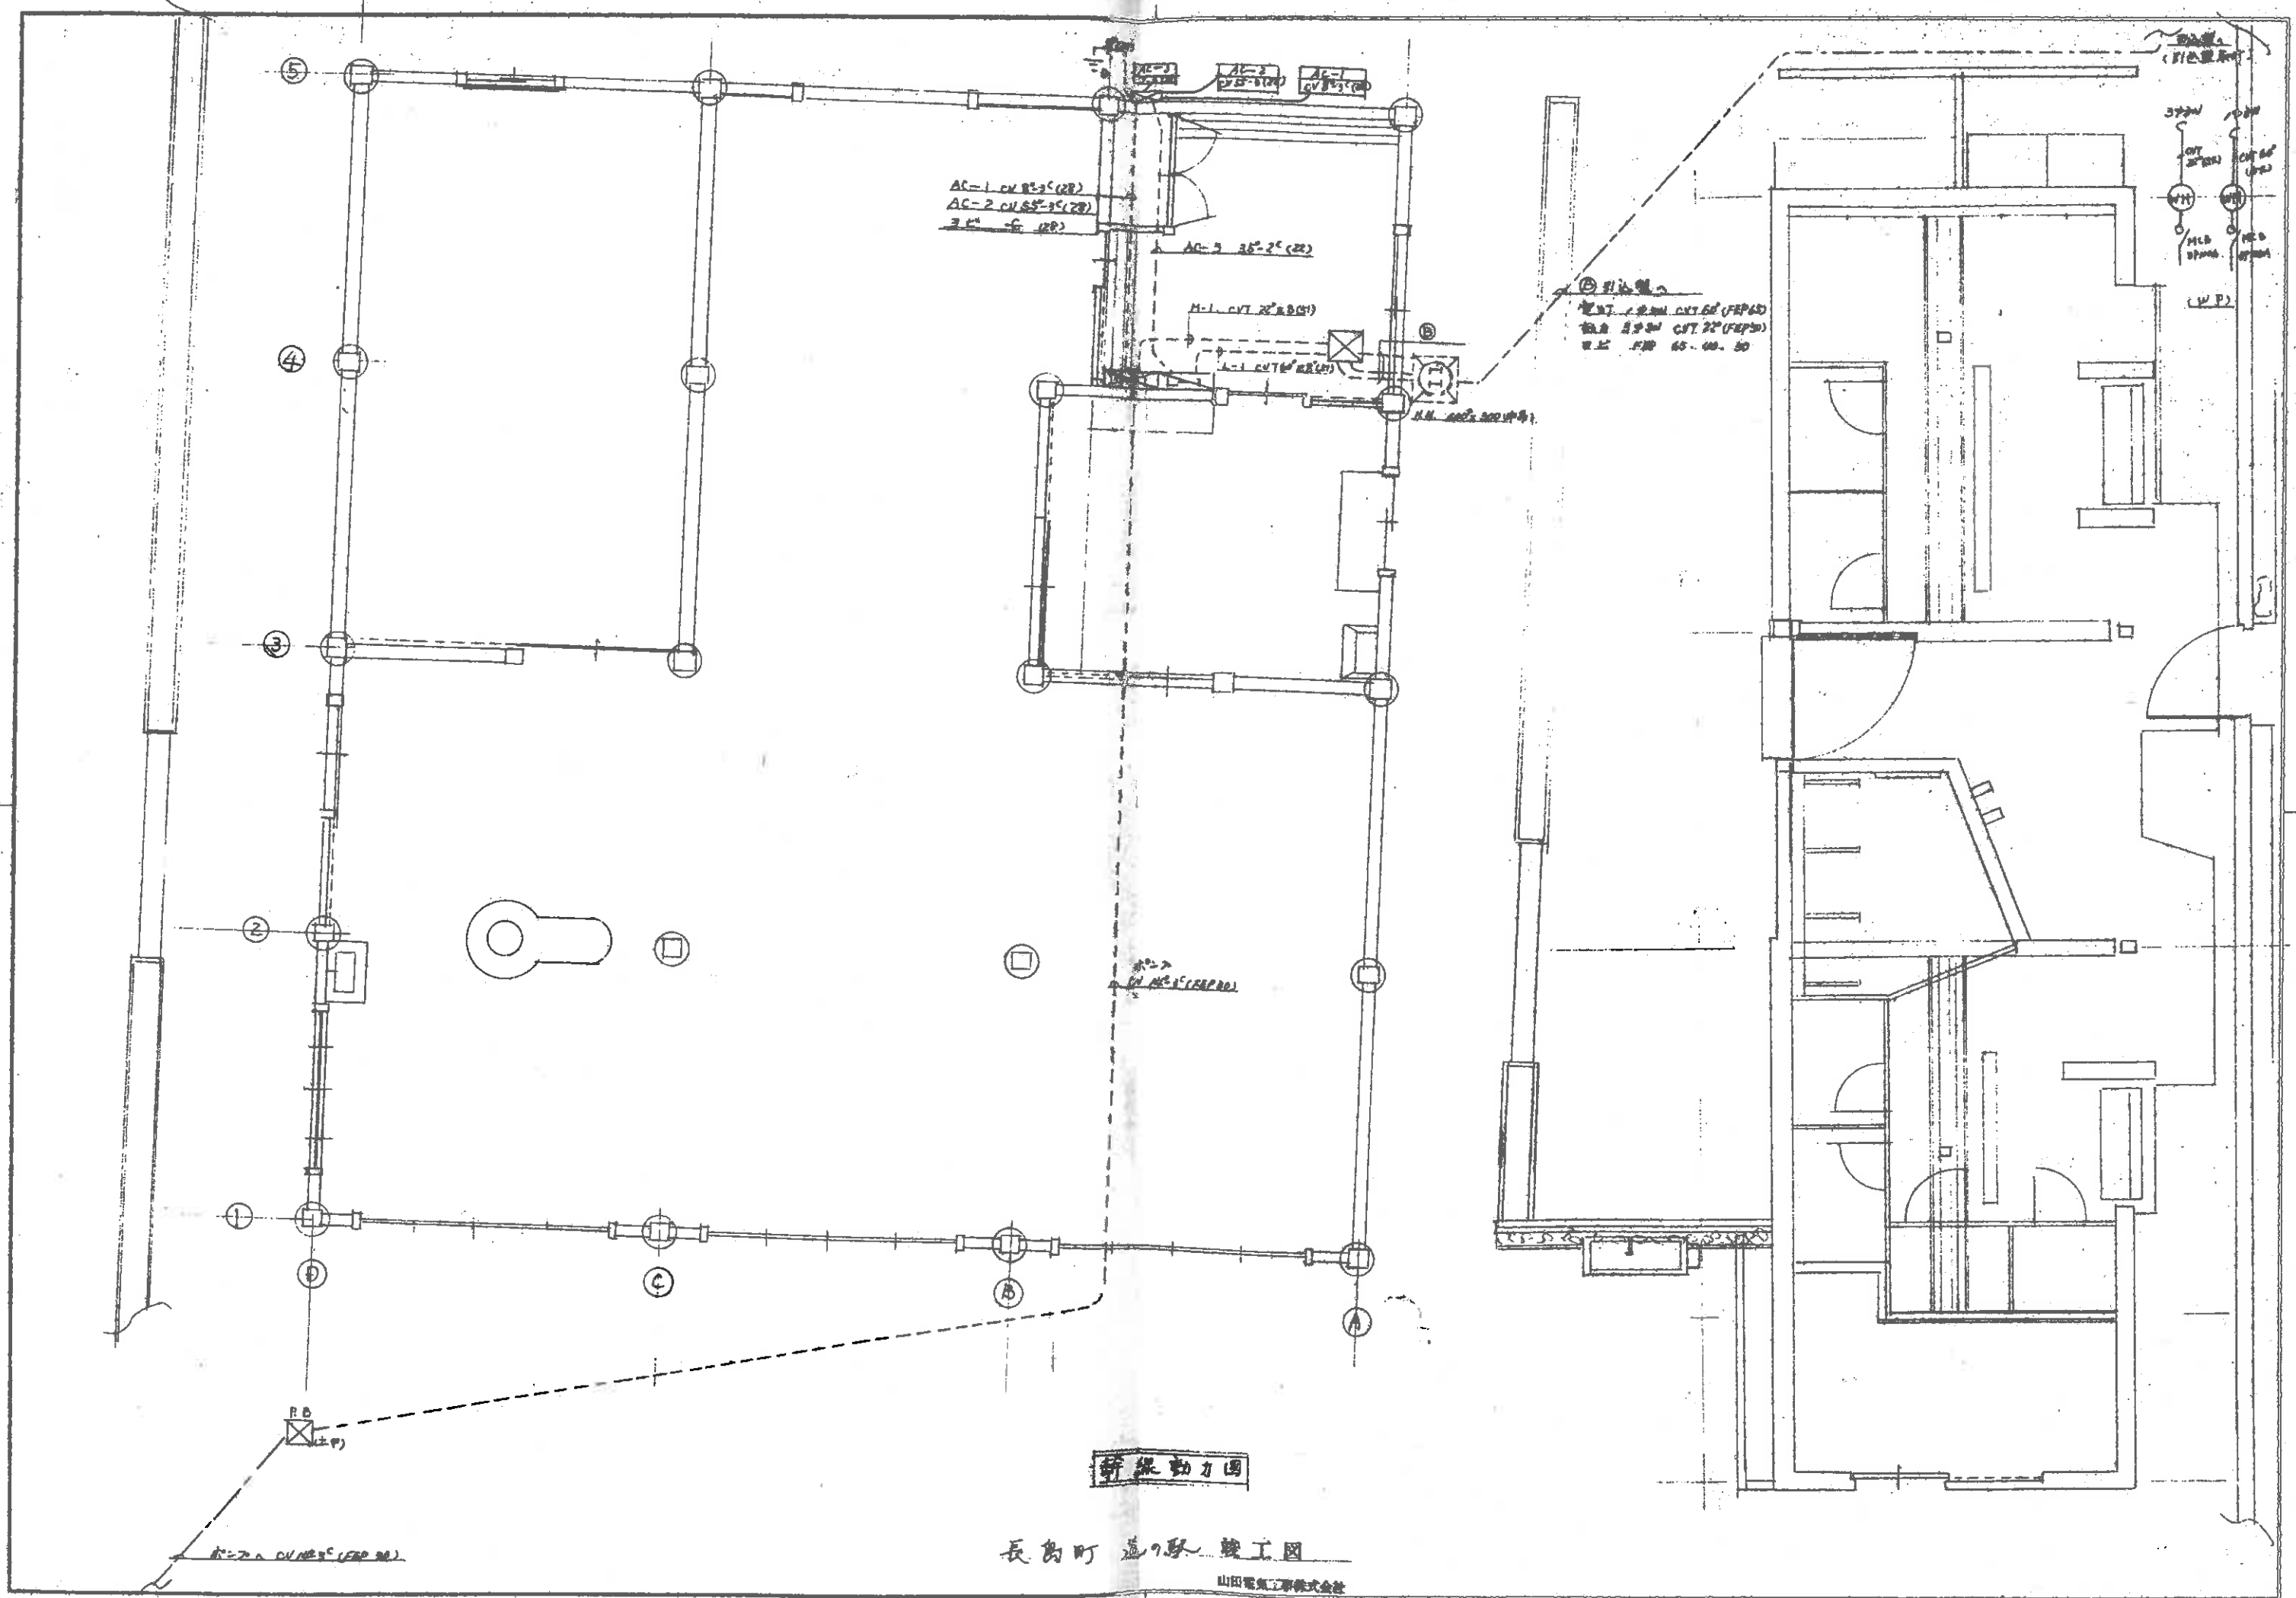

AC-1 20.8°C (22)
 AC-2 20.8°C (22)
 2.2 - 6 (22)

AC-3 26.2°C (22)

M-1 CUT 22 (FRP)

A-1 CUT 22 (FRP)

② 引込線
 M.V.T. 1.2mm CUT 60 (FRP)
 M.V.T. 2.2mm CUT 22 (FRP)
 M.V.T. 3.2mm CUT 22 (FRP)

新線動力図

長島町 造り屋 竣工図

山田電気工事株式会社

5

4

3

2

1

⓪

ⓐ

ⓑ

ⓒ


R.D.

R-2.2mm CUT 22 (FRP)

山田電気工事株式会社

5.7mm
 2.2mm
 3.2mm
 M.V.T. 60
 M.V.T. 22
 M.V.T. 22

(W.P.)





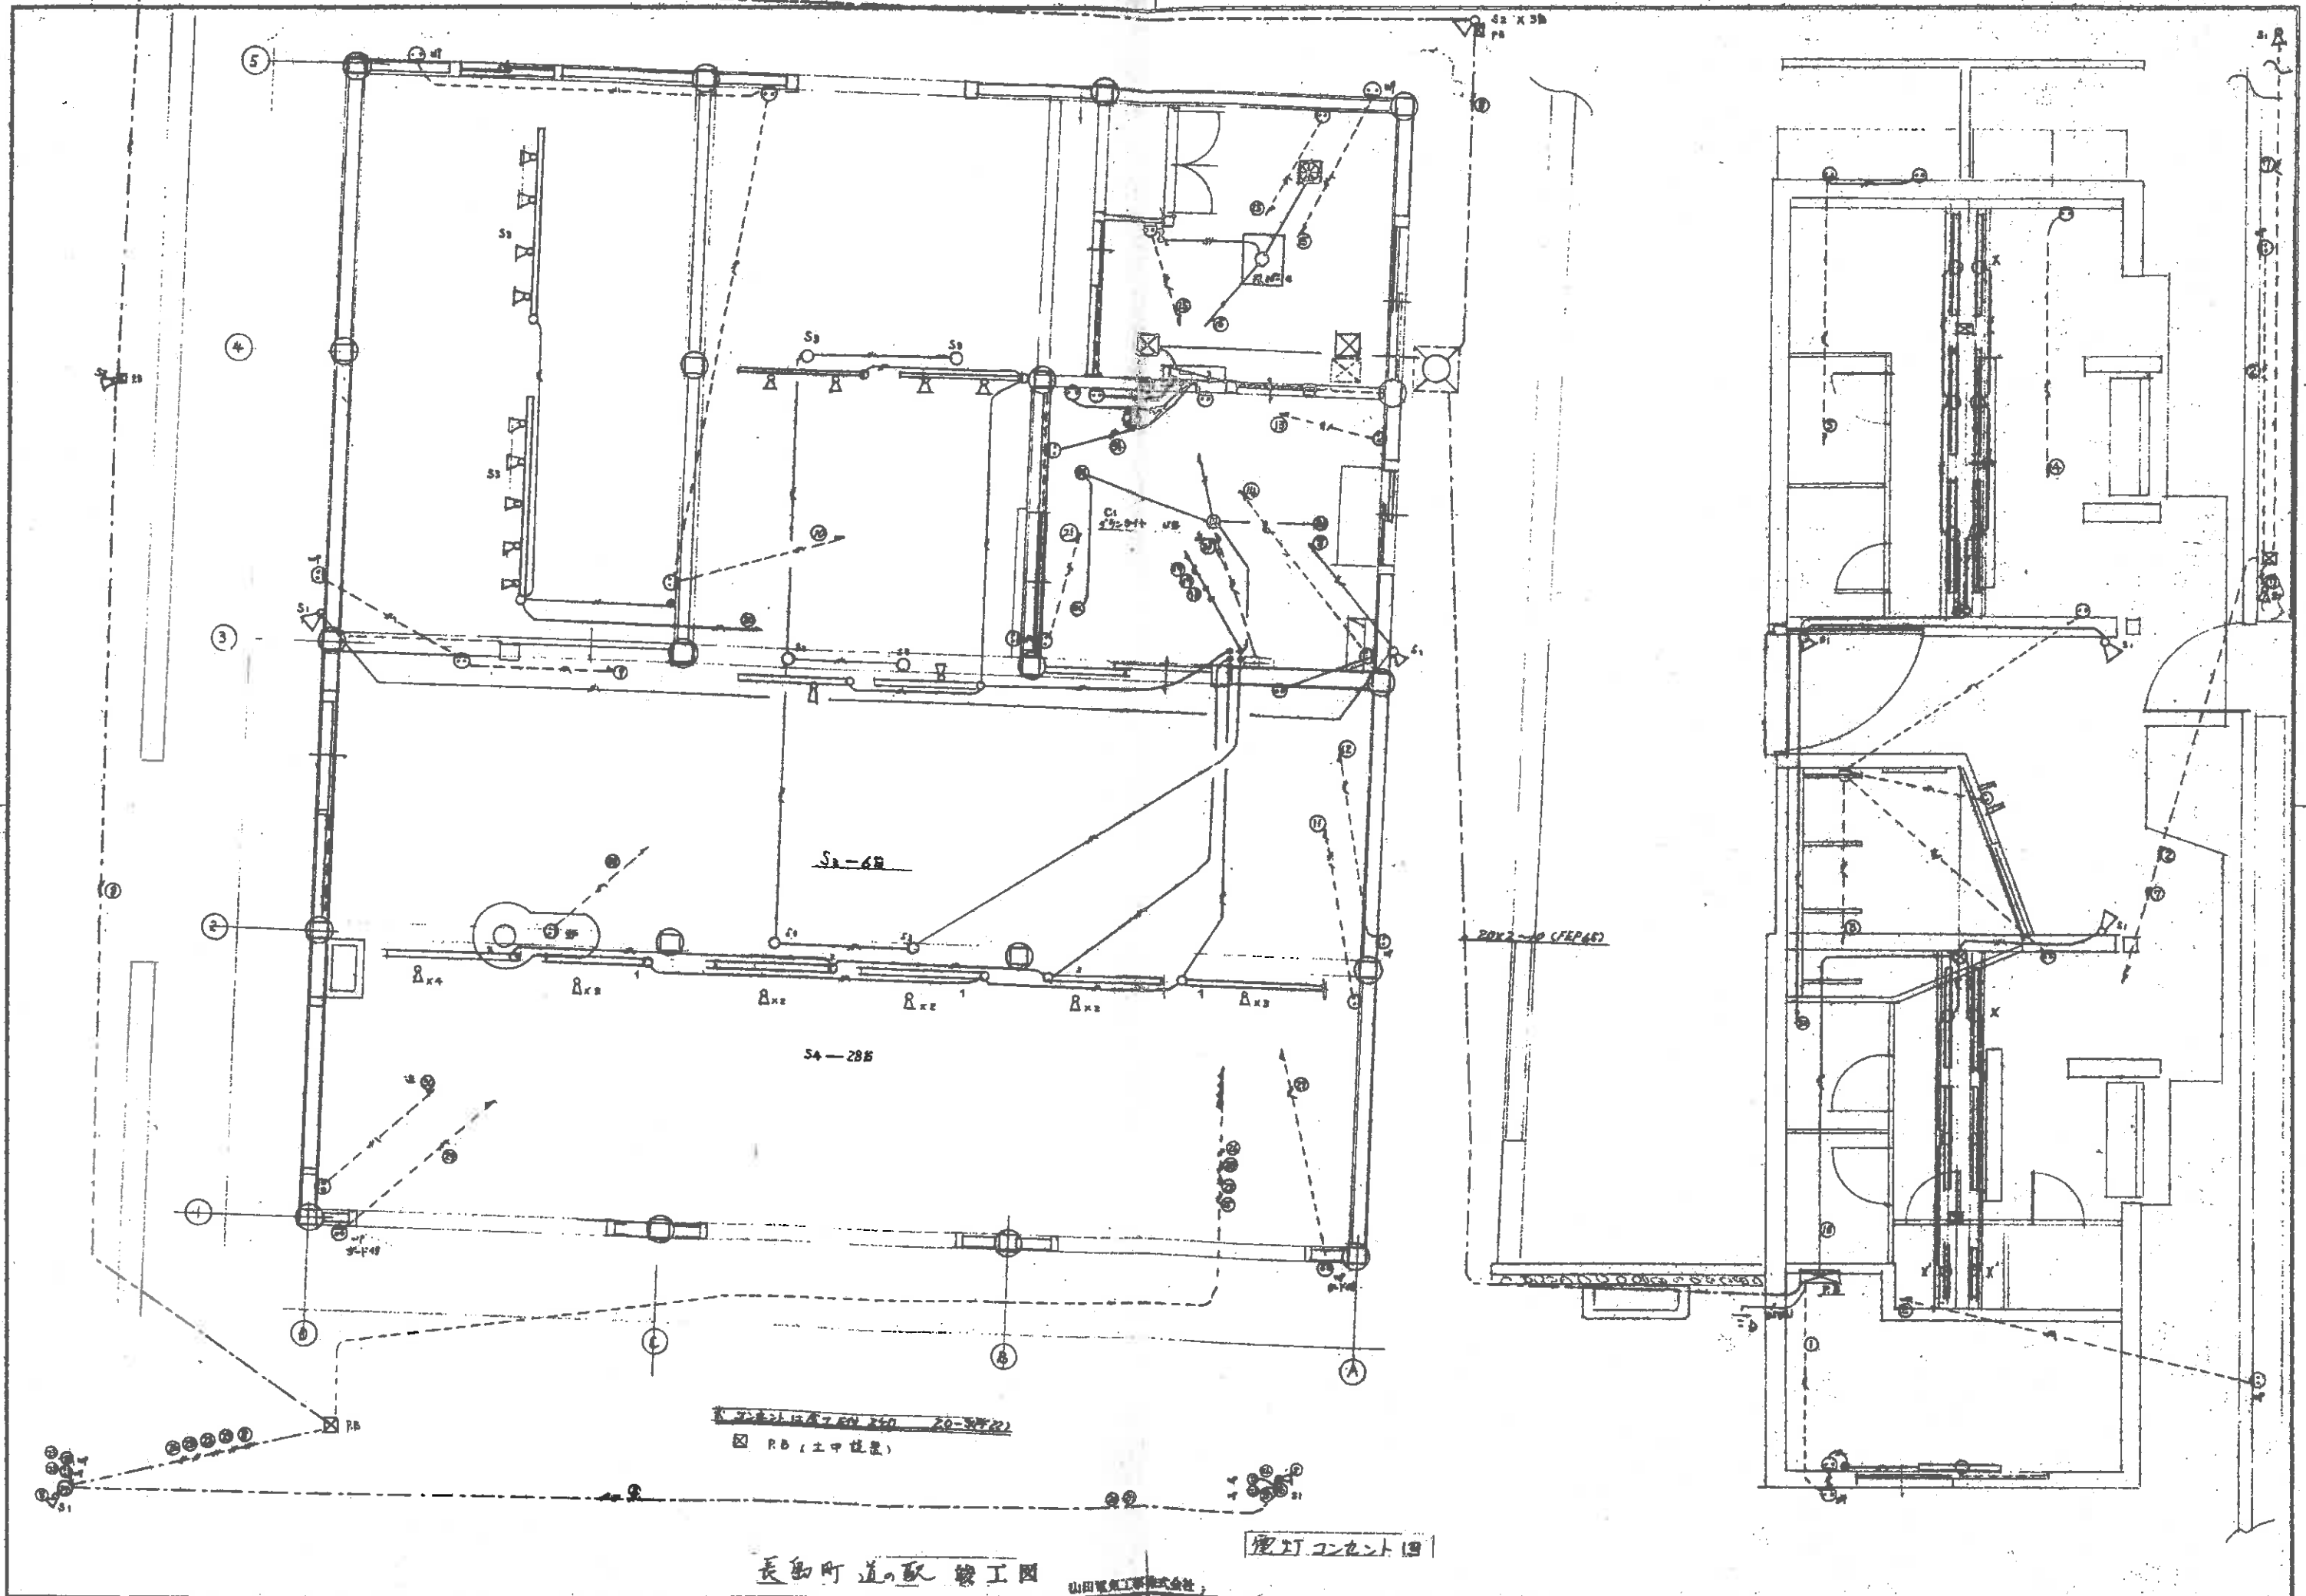


長島町道の配線工図

山田電気工事株式会社

配線工事

TEL 816
TEL 816
TEL 816
TEL 816
TEL 816

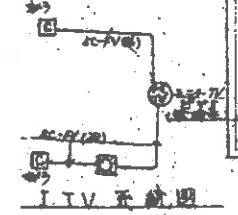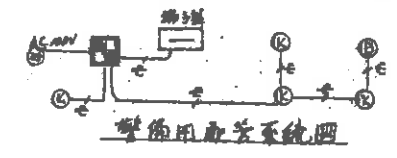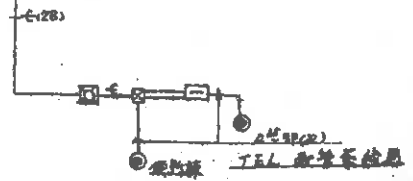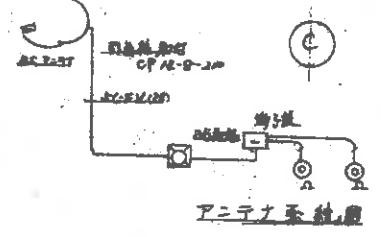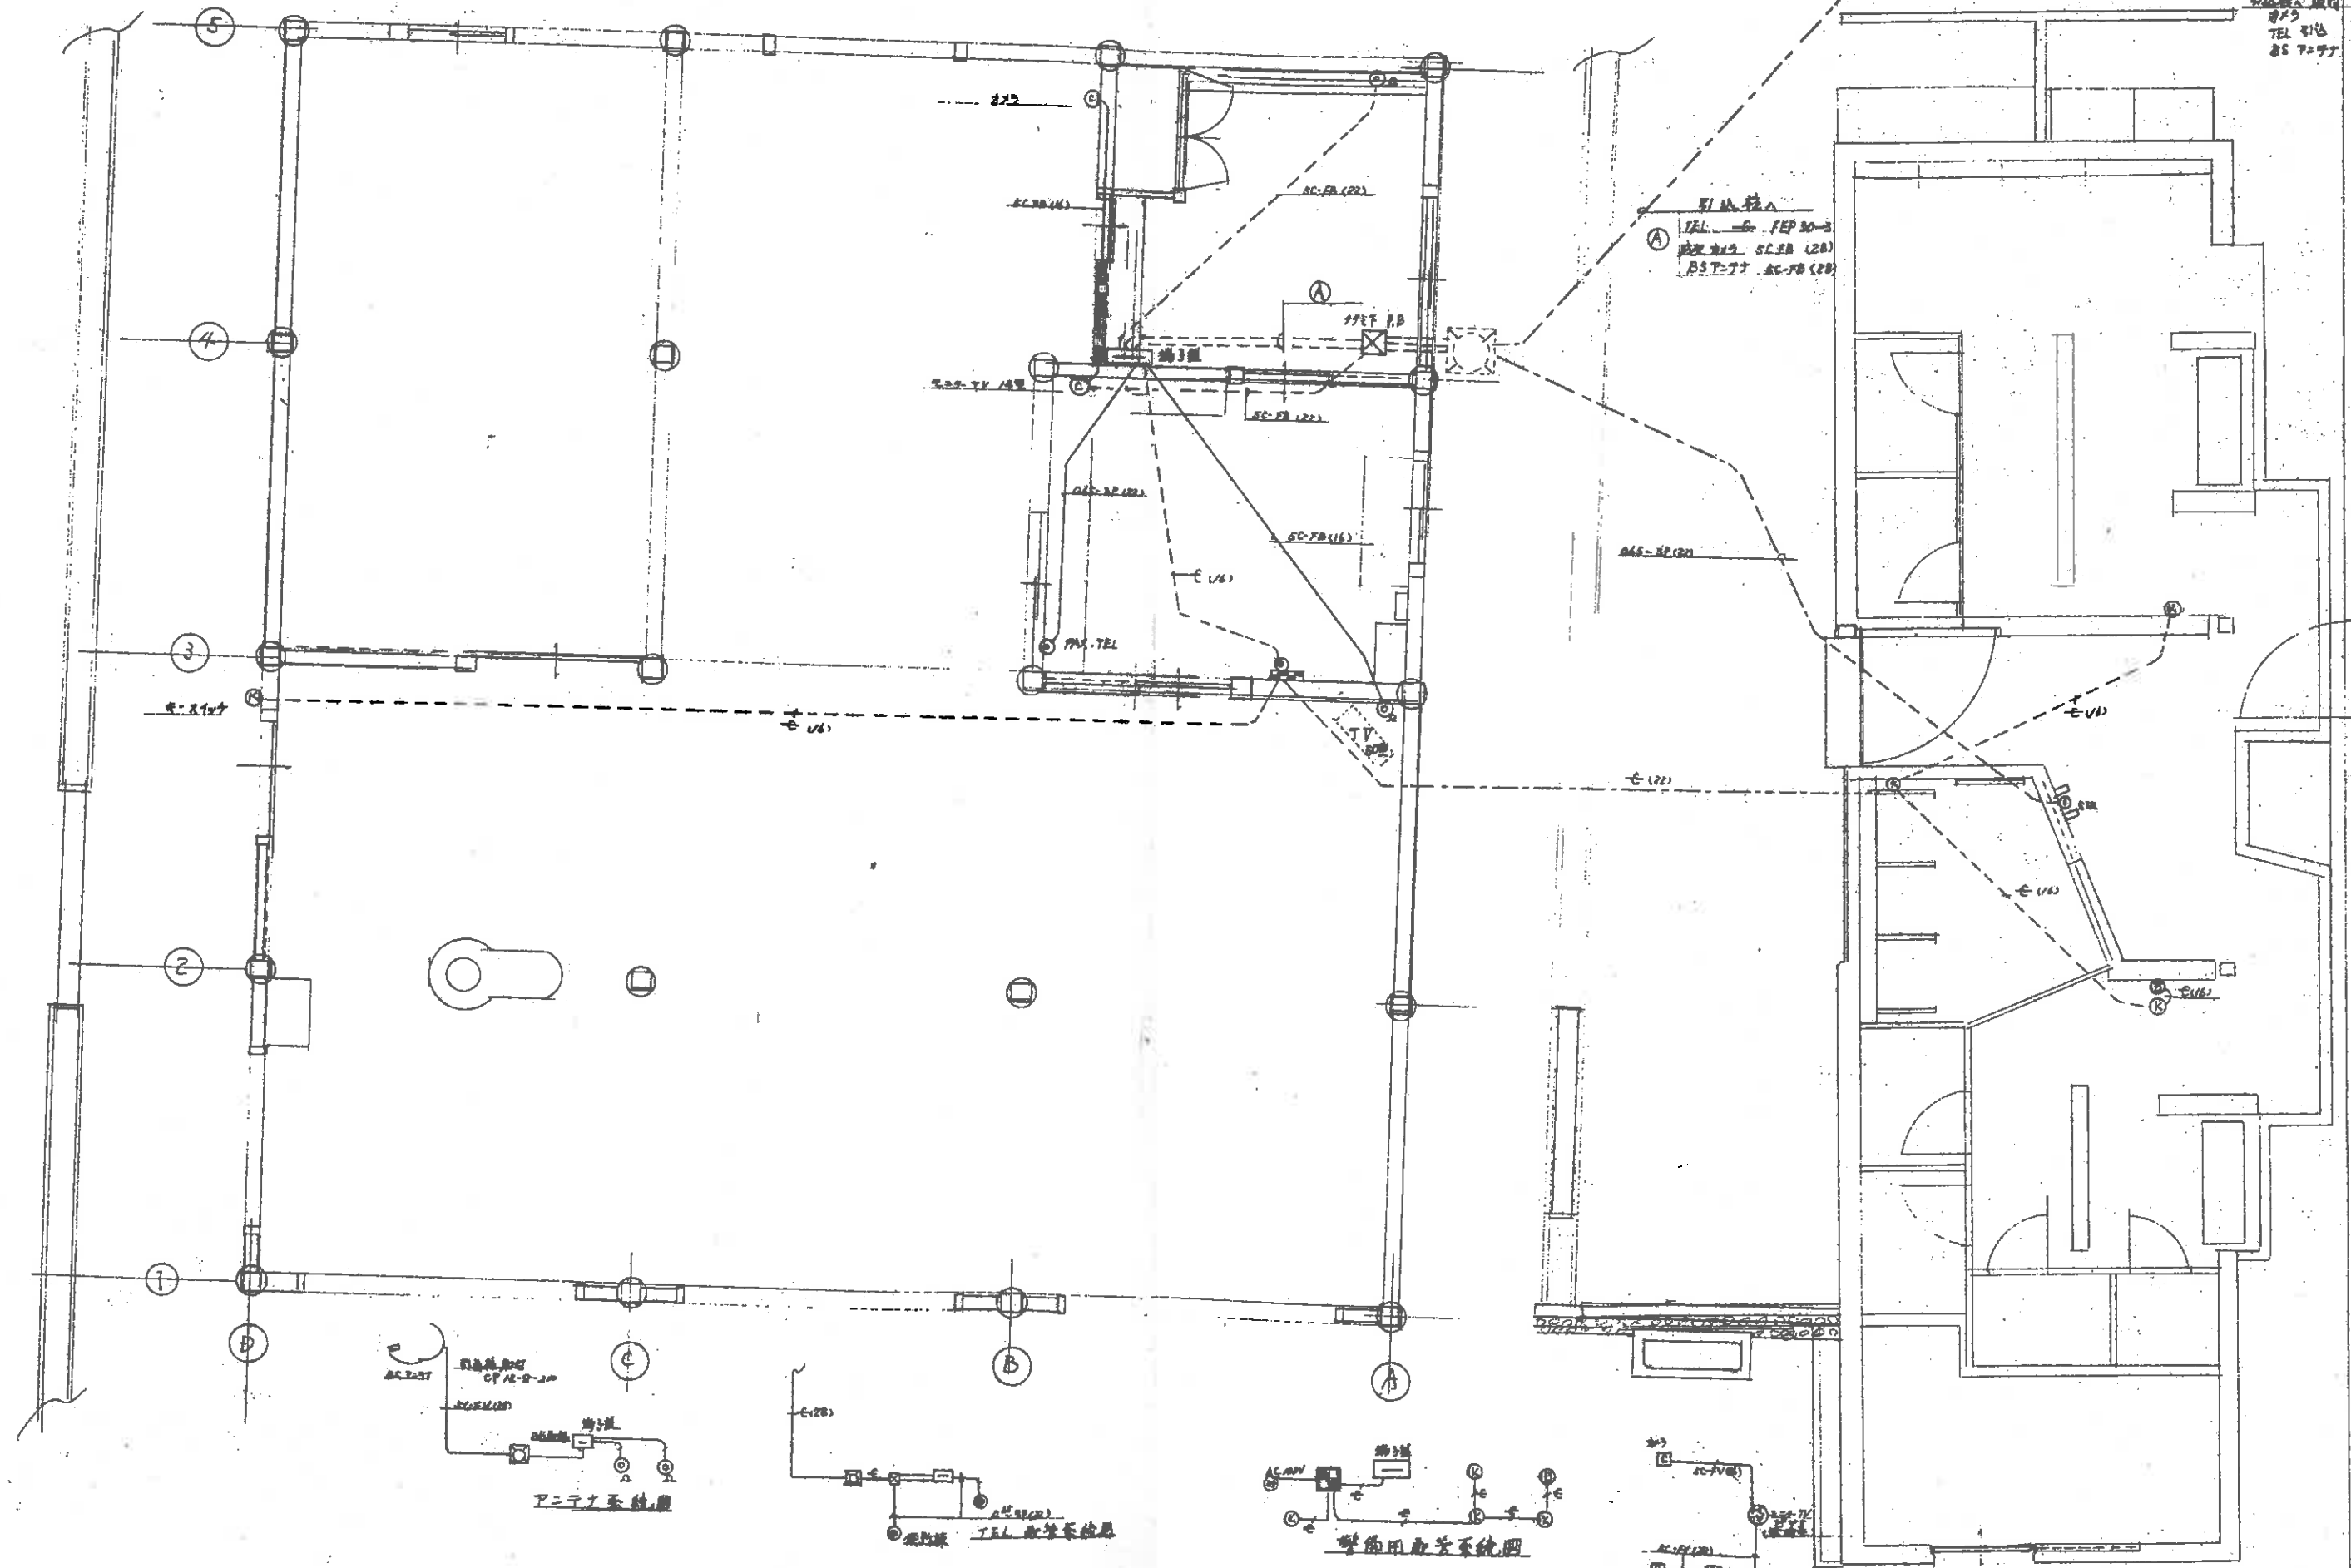

弱電設備 TEL LTV TV 専用配管図

長島町 送電 竣工図
山田電気工事株式会社